
 
 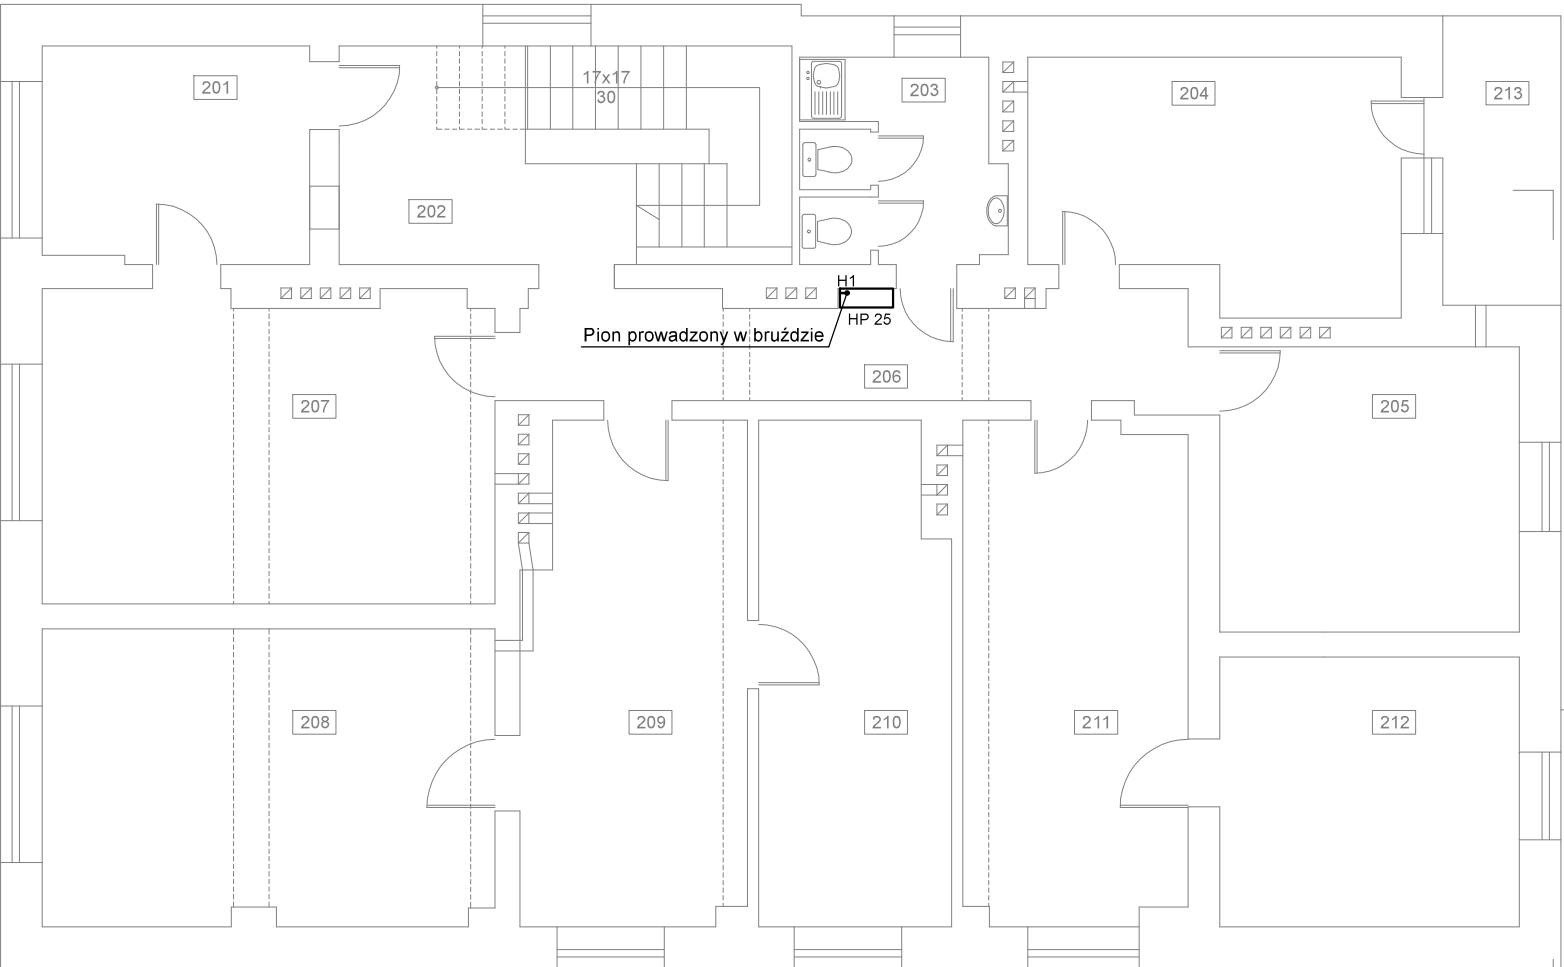




Oznaczenia:

- Istn. hydrant DN25 z węzłem półsztywnym 30m
Pion hydrantowy
Instalacja hydrantowa



201	kasa	204	biuro	207	biuro	210	biuro	213	balkon
10,23m ²	wykt. PCV	15,24m ²	wykt. PCV	24,98m ²	wykt. PCV	17,09m ²	wykt. dywan.	5,98m ²	plytki ceram.
202	komunikacja	205	kasy	208	biuro	211	biuro		
17,31m ²	plytki ceram.	14,93m ²	wykt. PCV	23,60m ²	wykt. dywan.	19,80m ²	wykt. PCV		
203	łazienka	206	korytarz	209	biuro	212	biuro		
7,56m ²	plytki ceram.	13,22m ²	plytki ceram.	20,17m ²	wykt. dywan.	14,14m ²	wykt. PCV		

msinstal

Inwestor: Gmina Jastrzębie-Zdrój Al. Józefa Piłsudskiego 60 44-335 Jastrzębie-Zdrój				Data: KWIECIEŃ 2025		
				Faza/Branża: PB/INST. SANITARNE		
Temat projektu: DOKUMENTACJA TECHNICZNA REMONTU INSTALACJI HYDRANTOWEJ W BUDYNKU SIEDZIBY MIEJSKIEGO ZARZĄDU NIERUCHOMOŚCI W JASTRZĘBIU-ZDRÓJU PRZY UL. 1 MAJA 55 W CELU DOSTOSOWANIA DO SPRAWNOŚCI TECHNICZNEJ I OBOWIĄZUJĄCYCH PRZEPISÓW				MS Instal Marcin Szweda ul.Brzezińska 8A, 44-203 Rybnik e-mail: biuro@msinstal.pl, www.msinstal.pl		
				Nazwa Rzut piętra – instalacja hydrantowa		
Projektant:	mgr inż. Marcin Szweda	Nr upr.	SLK/0813/PWOS/05	Podpis		
Opracował:	mgr inż. Szymon Krakowczyk				Skala: 1:100	Nr rysunku: 2
					Nr strony:	