


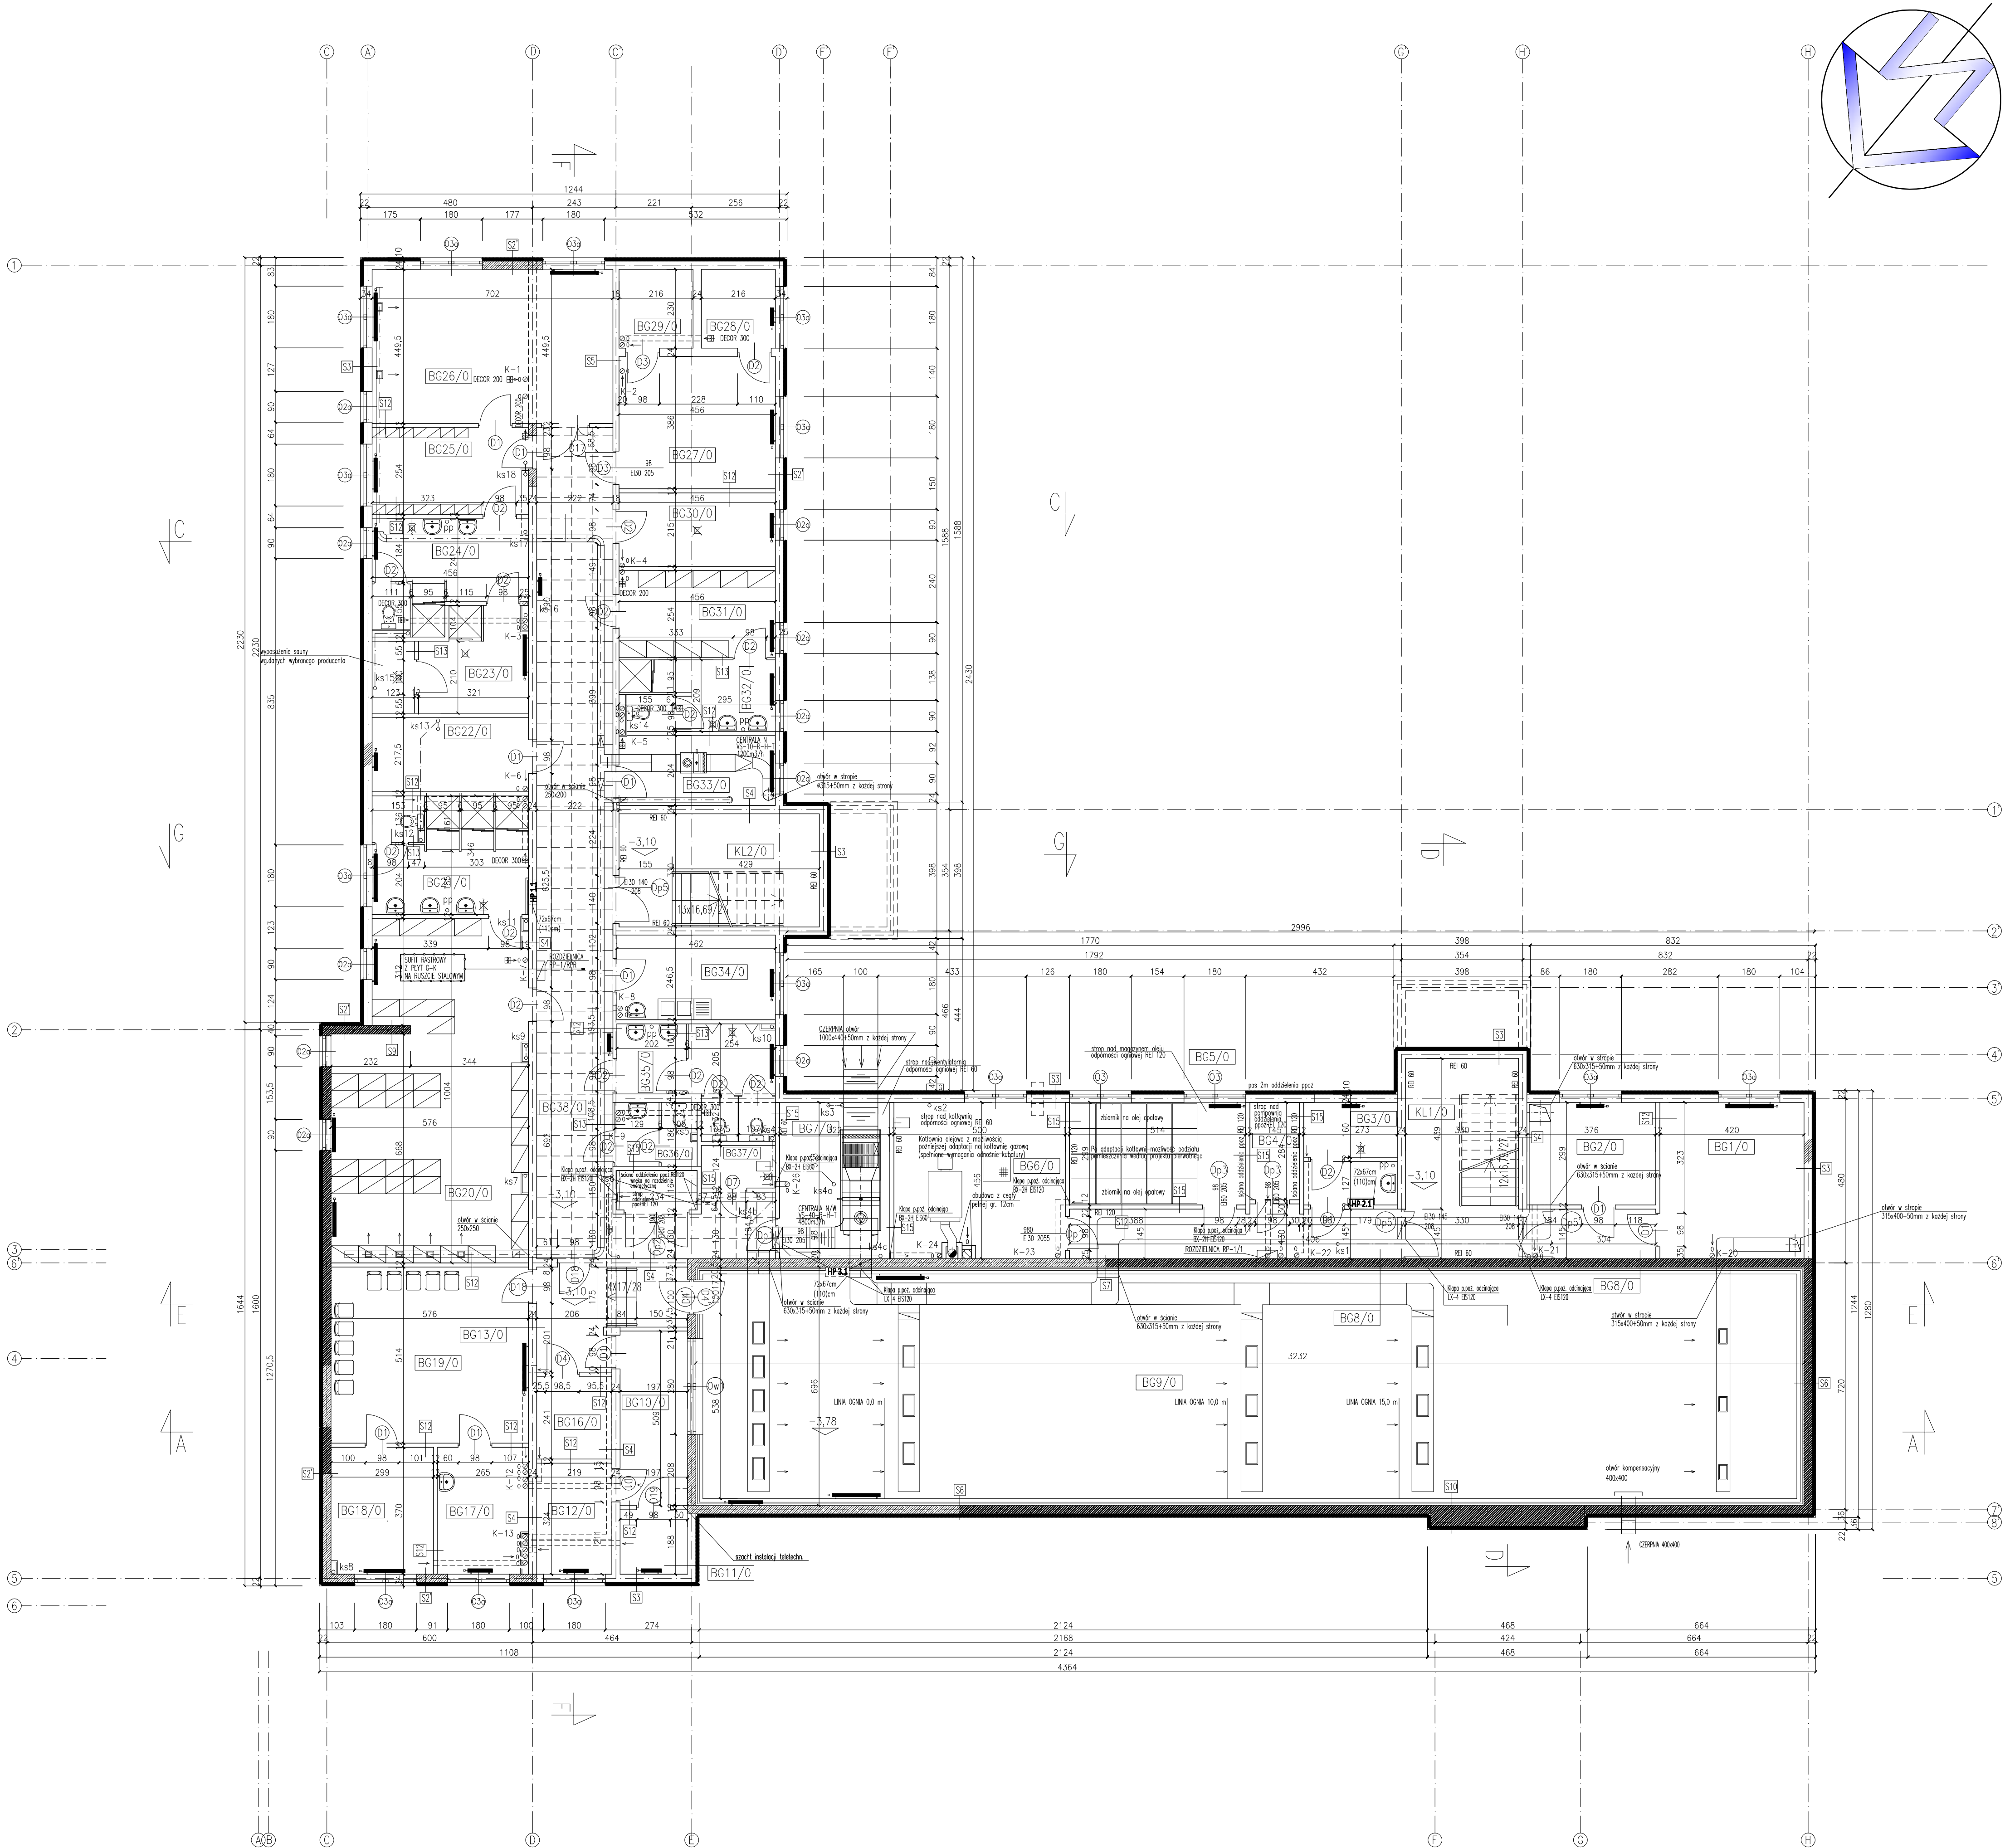

BUDYNEK GŁÓWNY
RZUT PIWNIC

ZESTAWIENIE POMIESZCZEŃ			
PIWNICA			
NR	NAZWA POM.	POWIERZCHNIA [m2]	WYKONCZENIE POSADZKI
KL1/0	klatka schodowa	10.7	plytki ceram. typu gres
KL2/0	klatka schodowa	15.5	plytki ceram. typu gres
BG1/0	mag. dowodów rzecz. czystych	19.2	plytki ceram. typu gres
BG2/0	mag. ruchu drogowego	11.2	plytki ceram. typu gres
BG3/0	mag. dowodów rzecz. brudnych ze służb	7.7	plytki ceram. typu gres
BG4/0	pompownia pożarowa	4.3	plytki ceram. typu gres
BG5/0	magazyn oleju	15.4	plytki ceram. typu gres
BG6/0	kotłownia	22.4	plytki ceram. typu gres
BG7/0	wentylatornia	14.7	plytki ceram. typu gres
BG8/0	korytarz	24.6	plytki ceram. typu gres
BG9/0	hala strzelan	224.9	wg. opisu techn. pkt 9.20.2
BG10/0	sterownia	10.2	zgrzew. wykładzina winyl.
BG11/0	magazyn uzbrojenia	3.2	zgrzew. wykładzina winyl.
BG12/0	magazyn tarcz	7.1	zgrzew. wykładzina winyl.
BG13/0	przedsiónek	10.5	plytki ceram. typu gres
BG16/0	pom. czyszczenia broni	5.3	zgrzew. wykładzina winyl.
BG17/0	punkt sanitarny	9.8	plytki ceram. typu gres
BG18/0	pok. obsługi	11.0	zgrzew. wykładzina winyl.
BG19/0	pom. oczekiwania	29.6	plytki ceram. typu gres
BG20/0	szatnia męska (34os.)	51.2	plytki ceram. typu gres
BG21/0	umywalnia	14.9	terakota
BG22/0	magazyn NPP	10.4	zgrzew. wykładzina winyl.
BG23/0	sauna	11.7	terakota
BG24/0	umywalnia	12.9	terakota
BG25/0	szatnia siłowni	11.5	zgrzew. wykładzina winyl.
BG26/0	siłownia	31.5	zgrzew. wykładzina winyl.
BG27/0	mag. broni	17.6	plytki ceram. typu gres
BG28/0	mag. sr. chemicznych	5.0	plytki ceram. typu gres
BG29/0	mag. amunicji	5.0	zgrzew. wykładzina winyl.
BG30/0	suszarňa	9.8	plytki ceram. typu gres
BG31/0	szatnia damska (9 os.)	11.6	plytki ceram. typu gres
BG32/0	umywalnia	9.4	terakota
BG33/0	palarnia	9.3	zgrzew. wykładzina winyl.
BG34/0	pok. śniadań	11.1	terakota
BG35/0	wc męski	12.2	terakota
BG36/0	wc damski	4.4	terakota
BG37/0	pom. gospodarcze	2.7	terakota
BG38/0	korytarz	61.37	plytki ceram. typu gres
BG39/0	wnęka na rozdzielnię en.	2.7	plytki ceram. typu gres
suma		753.1	plytki ceram. typu gres

- UWAGA:
- 1) Poziom 0,00 = 99,39 m n.p.m.
 - 2) Szczegóły wykonania elementów konstrukcyjnych wg. projektu konstrukcyjnego
 - 3) Szczegóły wykonania instalacji wentylacji i ogrzewania wg. projektu instalacji sanitarnych
 - 4) Poszczególne warstwy przegród wg. rys. spisu przegród
 - 5) Szczegóły wykonania posadzek wg. opisu technicznego
 - 6) Rozmieszczenie pionów kanalizacyjnych wg. rys. instalacji sanitarnych
 - 7) Wszystkie piony wentylacji grawitacyjnej oraz leżaki budowane płyta g-k o odporności ogniowej EI 60
 - 8) Ścianki kabin ustępowych wg. rys. szczegółowych
 - 9) Balustrady i poręcze wg. rys. szczegółowych
 - 10) Każda zmiana do projektu musi być zaakceptowana przez autora dokumentacji
 - 11) Technologia strzelnicy wg. odrębnego opracowania

...	...	...	...
REWIZJA	OPIS ZMIANY	wprowadził	data
ProStal		80-435 Gdansk, ul. Biała 1 tel. +48 (58) 554-81-96, fax +48 (58) 551-18-57	
projektował: mgr inż. arch. ANNA OKOLOTOWICZ nr upr. PO/KK/160/2007	inwestor: KOMENDA WOJEWÓDZKA POLICJA W BYDGOSZCZY AL. Powstańców Wielkopolskich 7, 85-090 Bydgoszcz	obiekt: Komenda Powiatowej Policji w Lipnie przy ul. Stefana Okrzei; dz. nr 1876/7	
opracował: mgr inż. arch. JOANNA FLUK mgr inż. arch. NATALIA KORCZYŃSKA	treść rysunku: RZUT PIWNICY BUDYNKU GŁÓWNEGO	nr proj.: PS-146/08	
sprawdził: mgr inż. arch. JAN STANIĄK nr upr. 3350/04/88	data: 02.2009	faza: projekt wykonawczy	nr rys.: PS-146/08
	skala: 1:100	branża: ARCHITEKTURA	KPL-A005