

13.6640.3429.2018

MAPA DO CELÓW PROJEKTOWYCH

skala 1:500 sekcja: 7.126.11.06.4.3
woj. małopolskie 7.126.11.16.4.4
m. Kraków
126102_9 0033 Krowodrza

PRZEDMIOT AKTUALIZACJI
Ul. Maciejkowa

Układ współrz. "2000"
Układ odniesienia wysokości Kronsztadt "86"

Sytuacja zgodna z terenem na maj 2018 r.

Nie wyklucza się istnienia w terenie innych nie wykazanych na niniejszej mapie urządzeń podziemnych które nie były zgłoszone do inwentaryzacji

Granice działek przyjęto z numerycznej mapy ewidencji gruntów i budynków otrzymanej z GODGiK

Niniejsza mapa zawiera w swojej treści projektowane sieci uzbrojenia terenu uzgodnione w ZUDP

Niniejsza mapa została wykonana bez ustaleń dotyczących służebności gruntowych

MPZP dla obszaru "Tonie – Zachód":

— linia rozgraniczająca tereny o różnym przeznaczeniu
— nieprzekraczalna linia zabudowy

MN – tereny zabudowy mieszkaniowej jednorodzinnej


KDD – tereny dróg publicznych klasy dojazdowej

MPZP dla obszaru "Tonie – Łąki"

— linia rozgraniczająca tereny o różnym przeznaczeniu
ZP – tereny zieleni urządzonej

Sporządził: mgr inż. Andrzej Balde
Zam. Kraków, os. Dywizjonu 303 bl. 57/38
WYKONANIE UPRAWNIENY NA PODSTAWIE
KARTY WYKONANIA Nr 4886 z dn. 14.XI.1986r.
Wydane przez GUGiK Warszawa
L. p. Książki Roboty 19/2418
Kraków, dnia 3.05.2018

USŁUGI GEODEZYJNO-KARTOGRAFICZNE
mgr inż. Andrzej Balde
os. Dywizjonu 303 bl. 57/38
31-875 Kraków, tel. 047-40-20
NIP 678-102-74-87, REG. 900900733

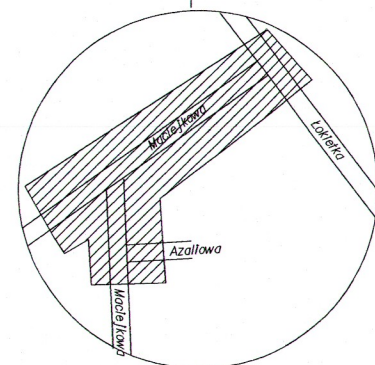

WODOCIĄGI MIASTA KRAKOWA
SPÓŁKA AKCYJNA
30-106 Kraków, ul. Senatorska 1
tel. 12 42 42 300
DZIAŁ TECHNICZNY
Regon 350720714, NIP 6750000065
KRS 0000057956, BDO 000007387 (22)

WODOCIĄGI MIASTA KRAKOWA Spółka Akcyjna
uzgadnia dokumentację projektową pismem
znak: .ITT.6223...9.2024...
Kraków, dnia 11.03.2024 r.

SPECJALISTA
ds. technicznych
Katarzyna Świątek-Szostak

LEGENDA:
(w ramach inwestycji drogowej wg decyzji ZRiD nr 24/6740.4/2019)

- KRAWEŹNIK BET. 20/30
- KRAWEŹNIK BET. 20/30
- KRAWEŹNIK BET. 20/30
- OBRZEŻE BET. 8/30
- LINIE NAWIAZAN (BRZAK KRAWEŹNIKÓW I OBRZEŻY)
- PROJ. WPUSTY DESZCZOWE
- PROJ. PROGI PŁYTOWE
- PROJ. KANALIZACJA DESZCZOWA (WG PROJEKTU BRANŻOWEGO)
- PROJ. OŚWIETLENIE ULICZNE (WG PROJEKTU BRANŻOWEGO)
- PROJ. PRZEBUDOWA SIECI ELEKTRYCZNEJ (SIĘĆ DOZIEMNA / SIĘĆ NAPIĘCIOWA)
- PROJ. PRZEBUDOWA SIECI GAZOWEJ
- PROJ. PRZEBUDOWA SIECI TELETECHNICZNEJ
- PROJ. PRZEBUDOWA SIECI I PRZYŁĄCZY WODOCIĄGOWYCH
- zakres decyzji ZRiD (proj. granica pasa drogowego—linie podziałowe)
- zakres decyzji ZRiD (proj. granica pasa drogowego—linie wzdłuż istn. granic działek)

U W A G A !

mapę zaktualizowano pod względem ewidencji gruntów zgodnie z podziałem nieruchomości wg decyzji ZRiD nr 24/6740.4/2019:
- działka nr 158 podzieliła się na działki nr 158/1 i 158/2,
- działka nr 161/13 podzieliła się na działki nr 161/17 i 161/18,
- działka nr 161/1 podzieliła się na działki nr 161/15 i 161/16,
- działka nr 162/8 podzieliła się na działki nr 162/15 i 162/16.

LEGENDA:

- proj. sieć kanalizacji sanitarnej DN300mm (zakres wniosku)
- ⊙ tymczasowa komora startowa przewiertowa na proj. studni rewizyjnej
- proj. sieć KS wg odrębnego oprac. (uzg. WMK nr IR.6223.16.2022)
- rezerwa na przytęcza KS


TEMAT: BUDOWA SIECI KANALIZACJI SANITARNEJ W UL. MACIEJKOWEJ
I DRODZE BOCZNEJ W REJONIE BUDYNKÓW NR 28-56
W KRAKOWIE

TRZĘŚĆ: PROJEKT ZAGOSPODAROWANIA TERENU

Proj.	imie i nazwisko	uprawn.	podpis	data	skala	ilość nys.
Oprac.	mgr inż. Ewa Zygmunt-Mielec	MAP0173/ PWOS08		12.2023	1:500	5
Spr.	mgr inż. Beata Kaczor	MAP0146/ PWOS08				nr nys. 2

PATENTOWANIE
POMOCNICZE
POMOCNICZE
POMOCNICZE

WODOCIĄGI MIASTA KRAKOWA
SPÓŁKA AKCYJNA
30-108 Kraków, ul. Senatorska 1
tel. 12 42 42 300
DZIAŁ TECHNICZNY
Regon 350720714, NIP 675000065
KRS 0000057956, BOO 000007387 (22)

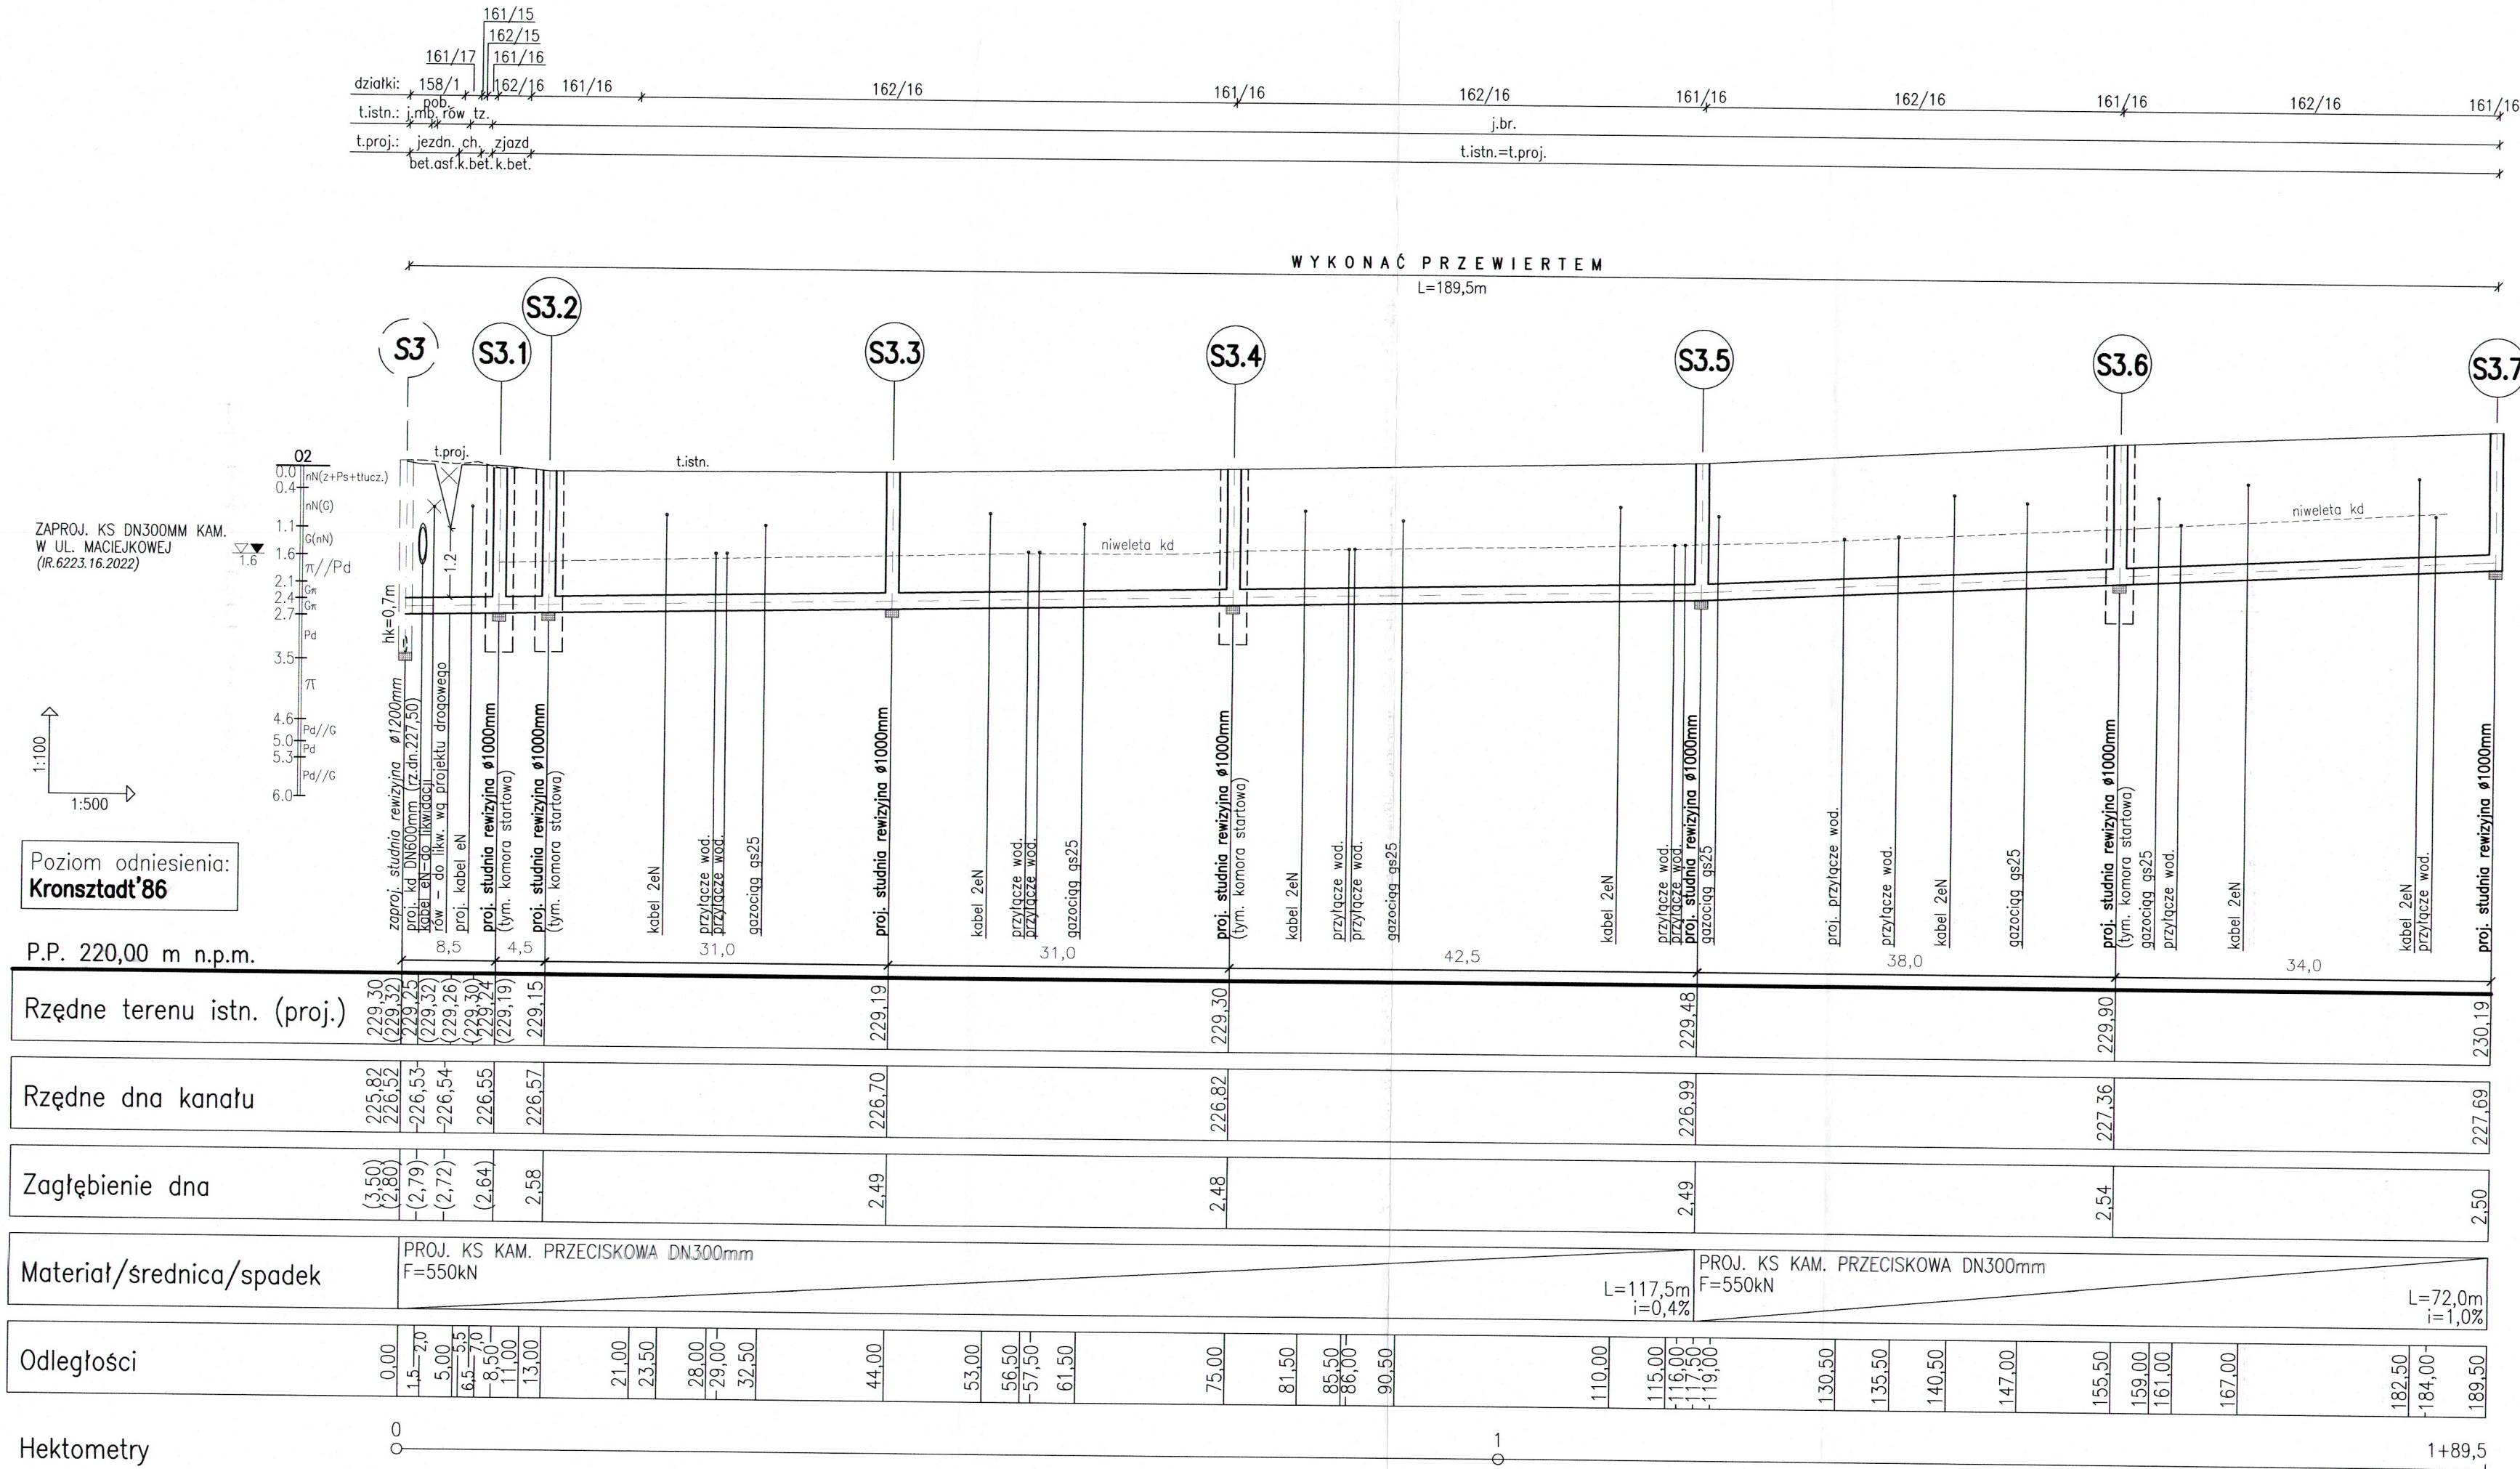

TEMAT: BUDOWA SIECI KANALIZACJI SANITARNEJ W UL. MACIEJKOWEJ I DRODZE BOCZNEJ W REJONIE BUDYNKÓW NR 28–56 W KRAKOWIE					 PRZEDSIĘBIORSTWO POMOCNICZE PPWK Sp. z o.o.	
TREŚĆ: PROFIL PODŁUŻNY					branża TS	stadium PB
	imię i nazwisko	uprawn.	podpis	data 12.2023	skala 1:100/500	ilość rys. 5
Proj.	mgr inż. Ewa Zygmunt-Mielec	MAP/0173/ PWOS/08				nr rys. 3
Oprac.	mgr inż. Magdalena Kirc					
Spr.	mgr inż. Beata Kaczor	MAP/0146/ PWOS/08				