


istn. Tablica Bezpiecznikowa TM4 - do przystosowania

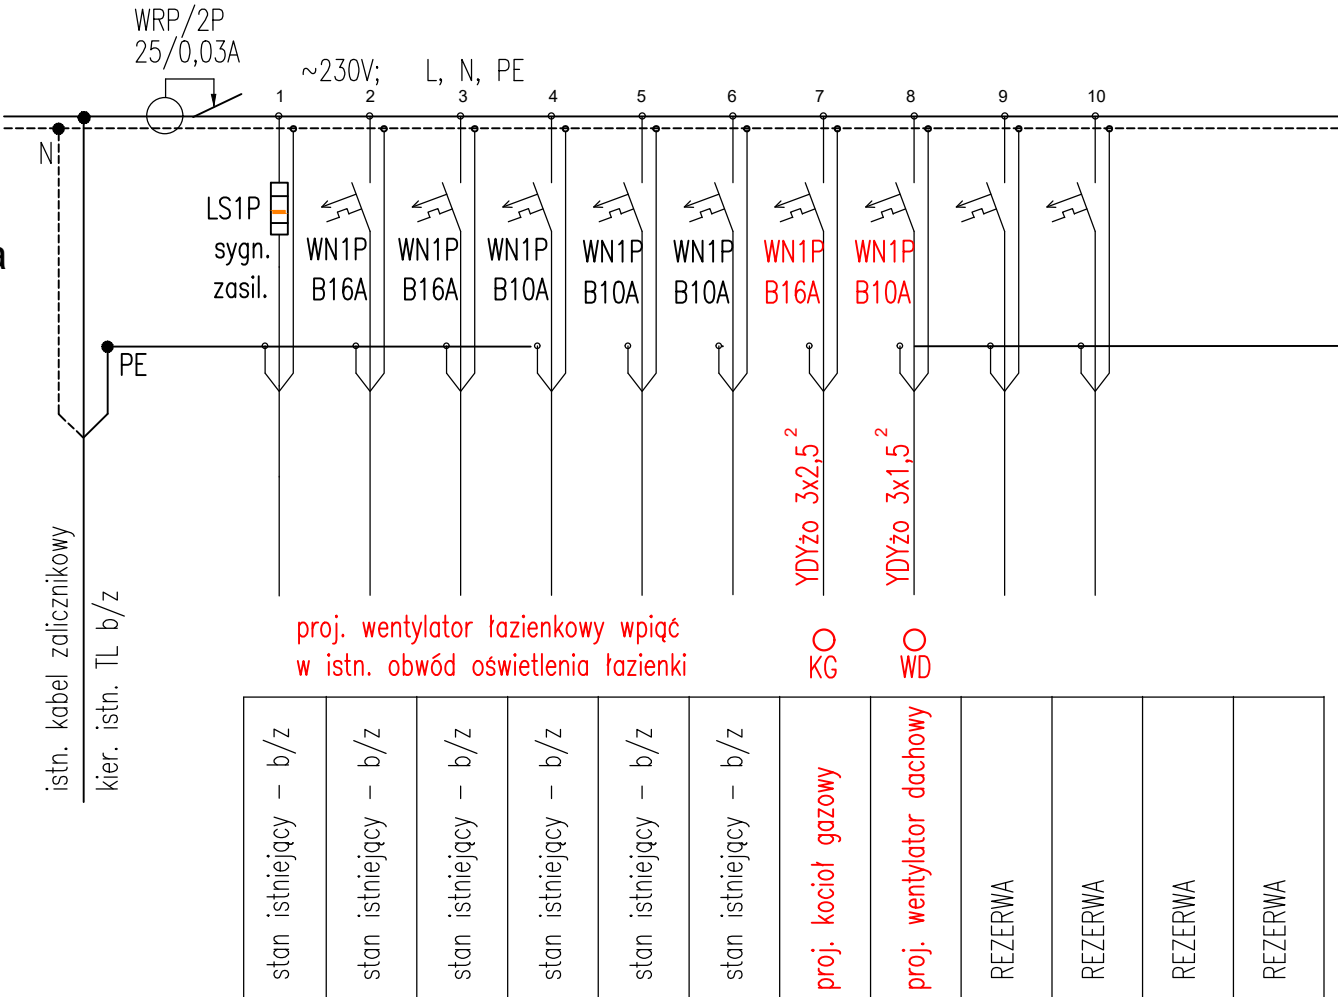

istn. Tablica Bezpiecznikowa TM4 - do przystosowania



istn. obudowa 1x12 pól – b/z

JEDNOSTKA PROJEKTOWA:

KELVIN

PRZEDSIĘBIORSTWO INŻYNIERYJNE KELVIN SP.Z O.O.

85-301 Bydgoszcz ul. Orła 10 lok. 2

NAZWA I ADRES OBIEKTU BUDOWLANEGO:

Budynek mieszkalny, wielorodzinny
Zimna Woda 27, 59-307 Zimna Woda
NR EWID.DZIAŁKI: 62/1 OBRĘB: Zimna Woda gmina Lubin

INWESTOR:

Gmina Lubin
ul. Księcia Ludwika I 3, 59-300 Lubin

OPRACOWANIE:

INSTALACJE ELEKTRYCZNE

RYSUNEK:	Schemat TM4	NR RYSUNKU: E2.6	SKALA: 1:50
PROJEKTOWAŁ:	inż. Aleksander Michalski	NR UPRAWNIENI: KI-II-7342-97/98	DATA I PODPIS: 10.03.2025
SPRAWDZIŁ:	mgr inż. Leszek Białkowski	NR UPRAWNIENI: RGPI-V-732-59/97	DATA I PODPIS: 10.03.2025